




| | |
|-------------|--|
| N° Dossier | PC 2.1 - Plan masse technique du projet |
| N° Dossier | |
| Phase | |
| Scale | |
| Date | |
| 01/09/2021 | |
| Echelle | |
| 1/500e | |
| Attribution | |
| 1/500e | |
| Parcelles : | Remarques : |
| | (Non défini) |

DOSSIER DE DEMANDE DE PERMIS DE CONSTRUIRE

| Indice | Date | Desinateur | Objet de la modification |
|--------|------------|------------|--------------------------|
| 0 | 2021/09/01 | HT | Plan original |

LEGENDE :

- limites cadastrales
- nouvelles haies paysagères
- clôture
- caméras de surveillance
- portails d'accès
- voies de desserte de la centrale
- zones de vigilance à proximité des lignes aériennes Enedis HTA
- nouveau câble souterrain Enedis
- tables de panneaux solaires
- postes onduleurs/transformateurs
- Poteau électrique

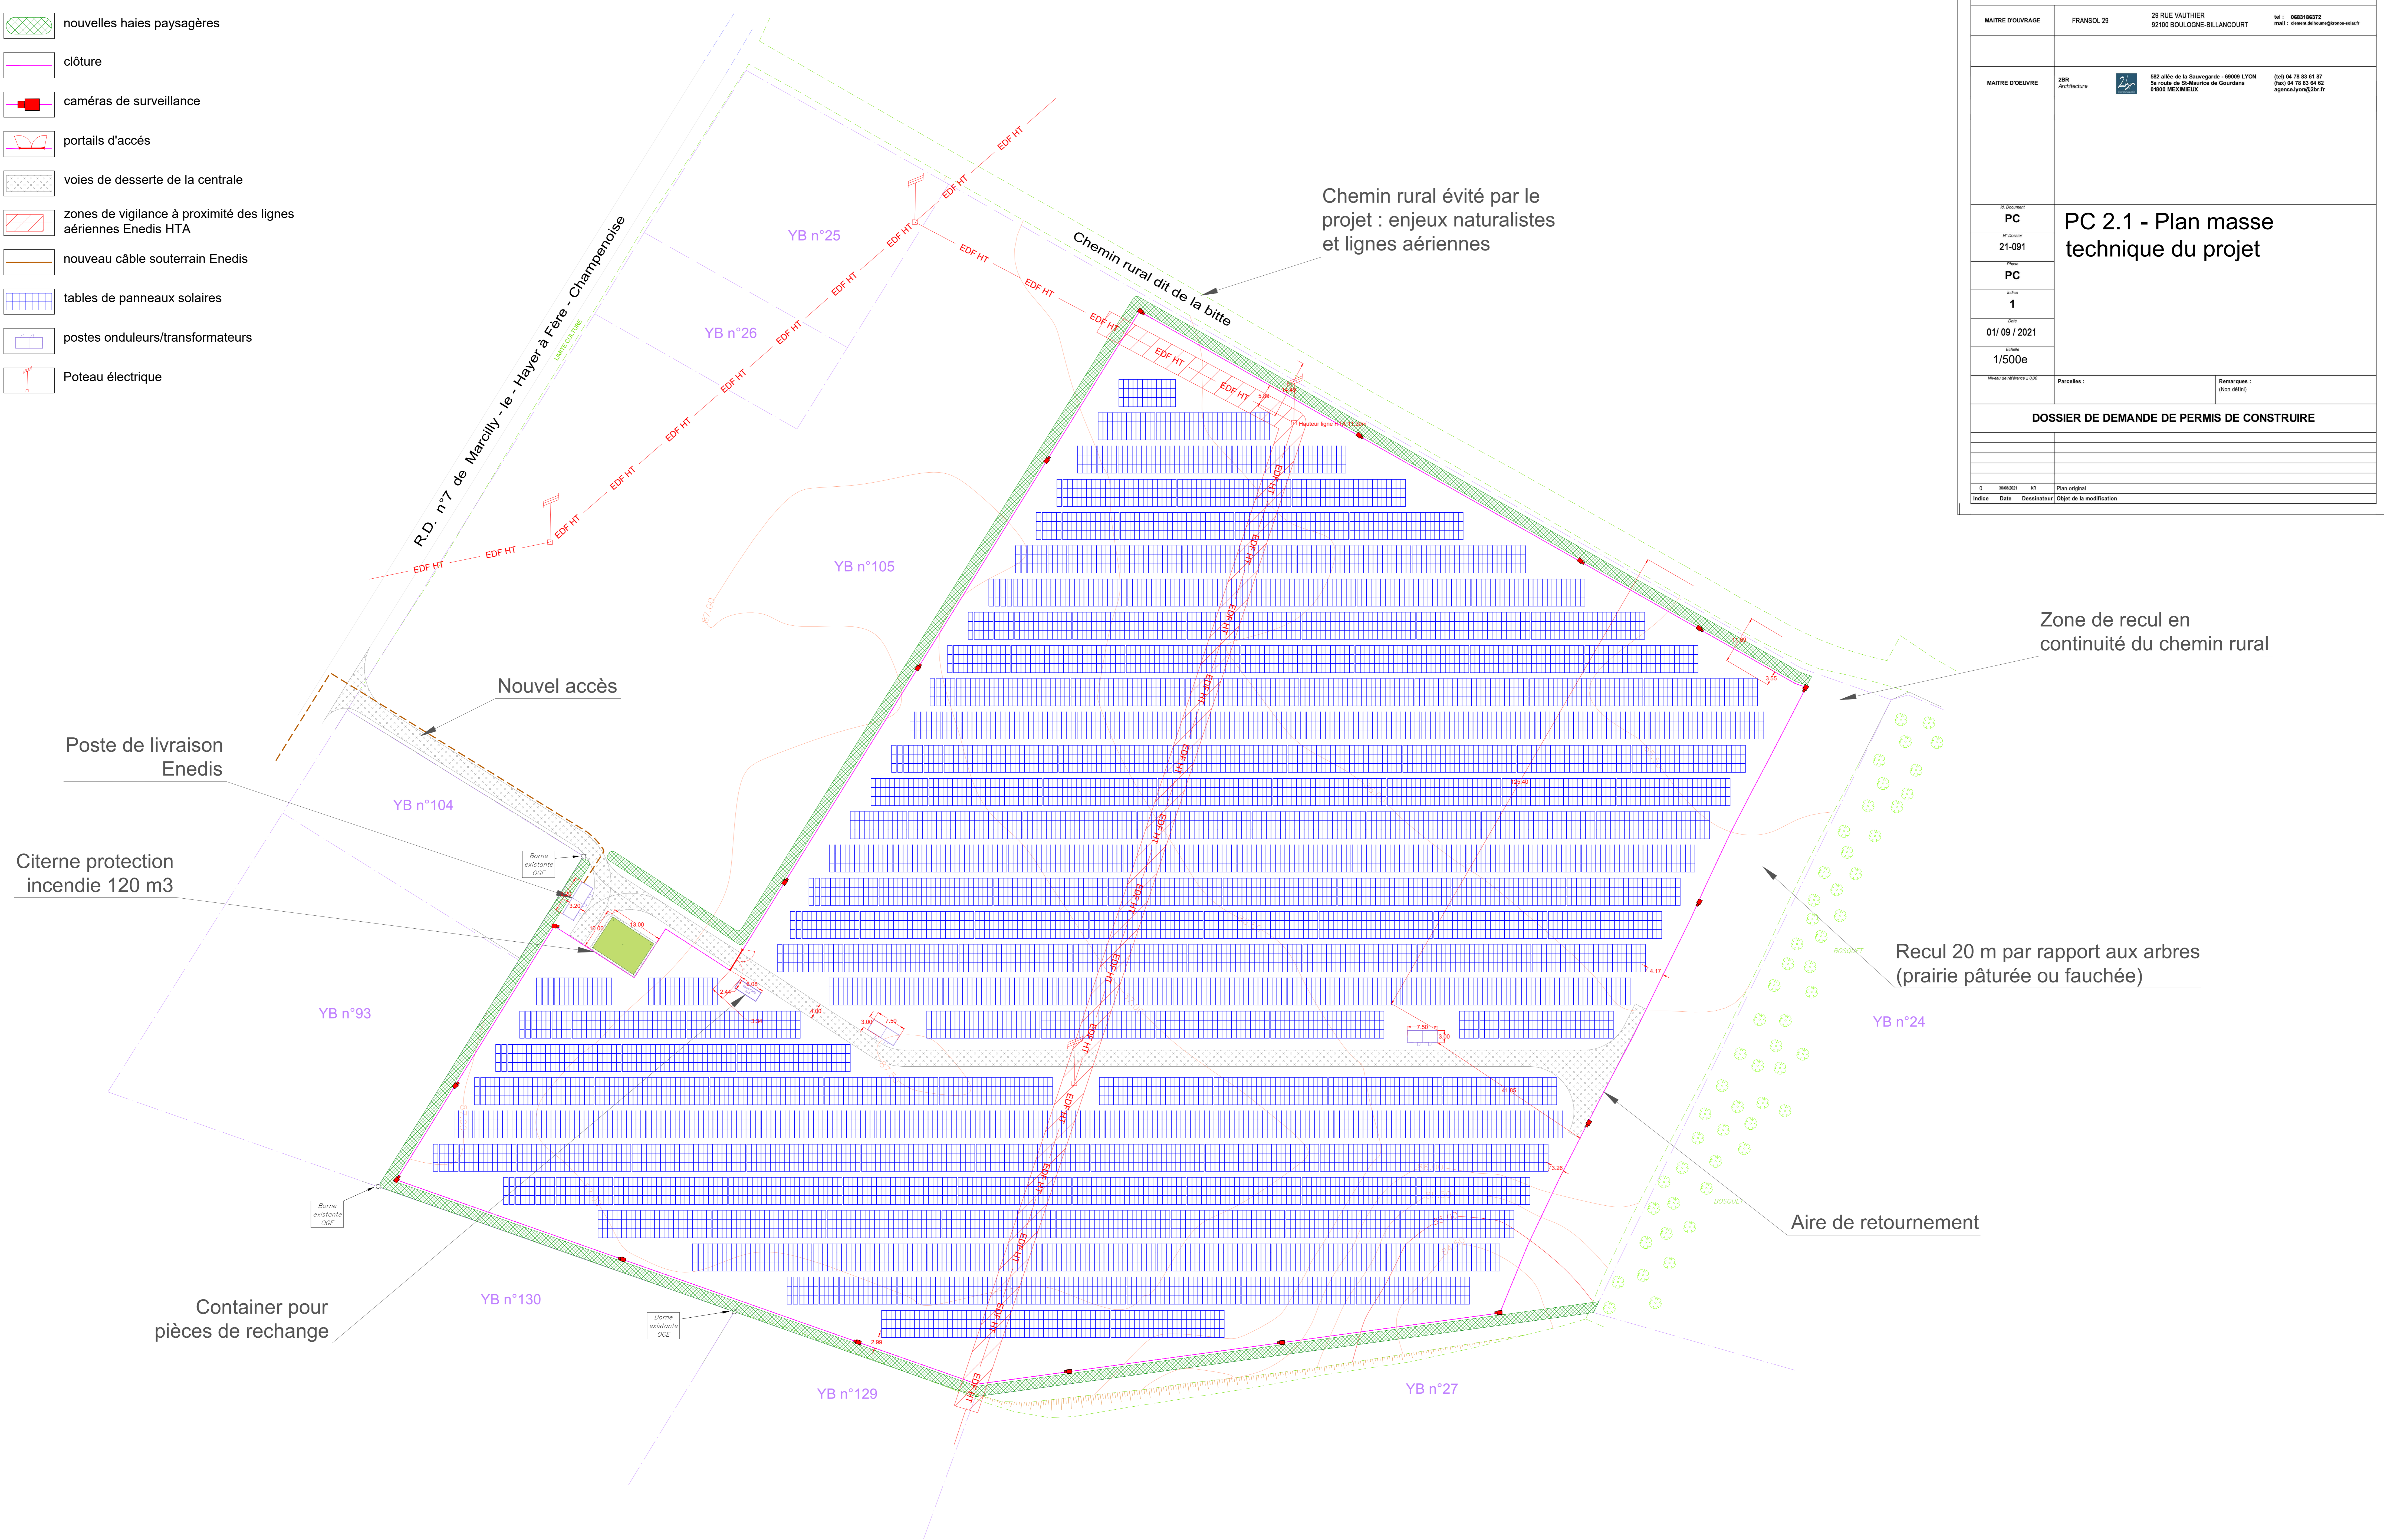

Zone de recul en continuité du chemin rural

Recul 20 m par rapport aux arbres (prairie pâturée ou fauchée)

Aire de retournement

Chemin rural évité par le projet : enjeux naturalistes et lignes aériennes

Nouvel accès

Poste de livraison Enedis

Citerne protection incendie 120 m3

Container pour pièces de rechange