



**Détail Conducteur d'équipotentialité**

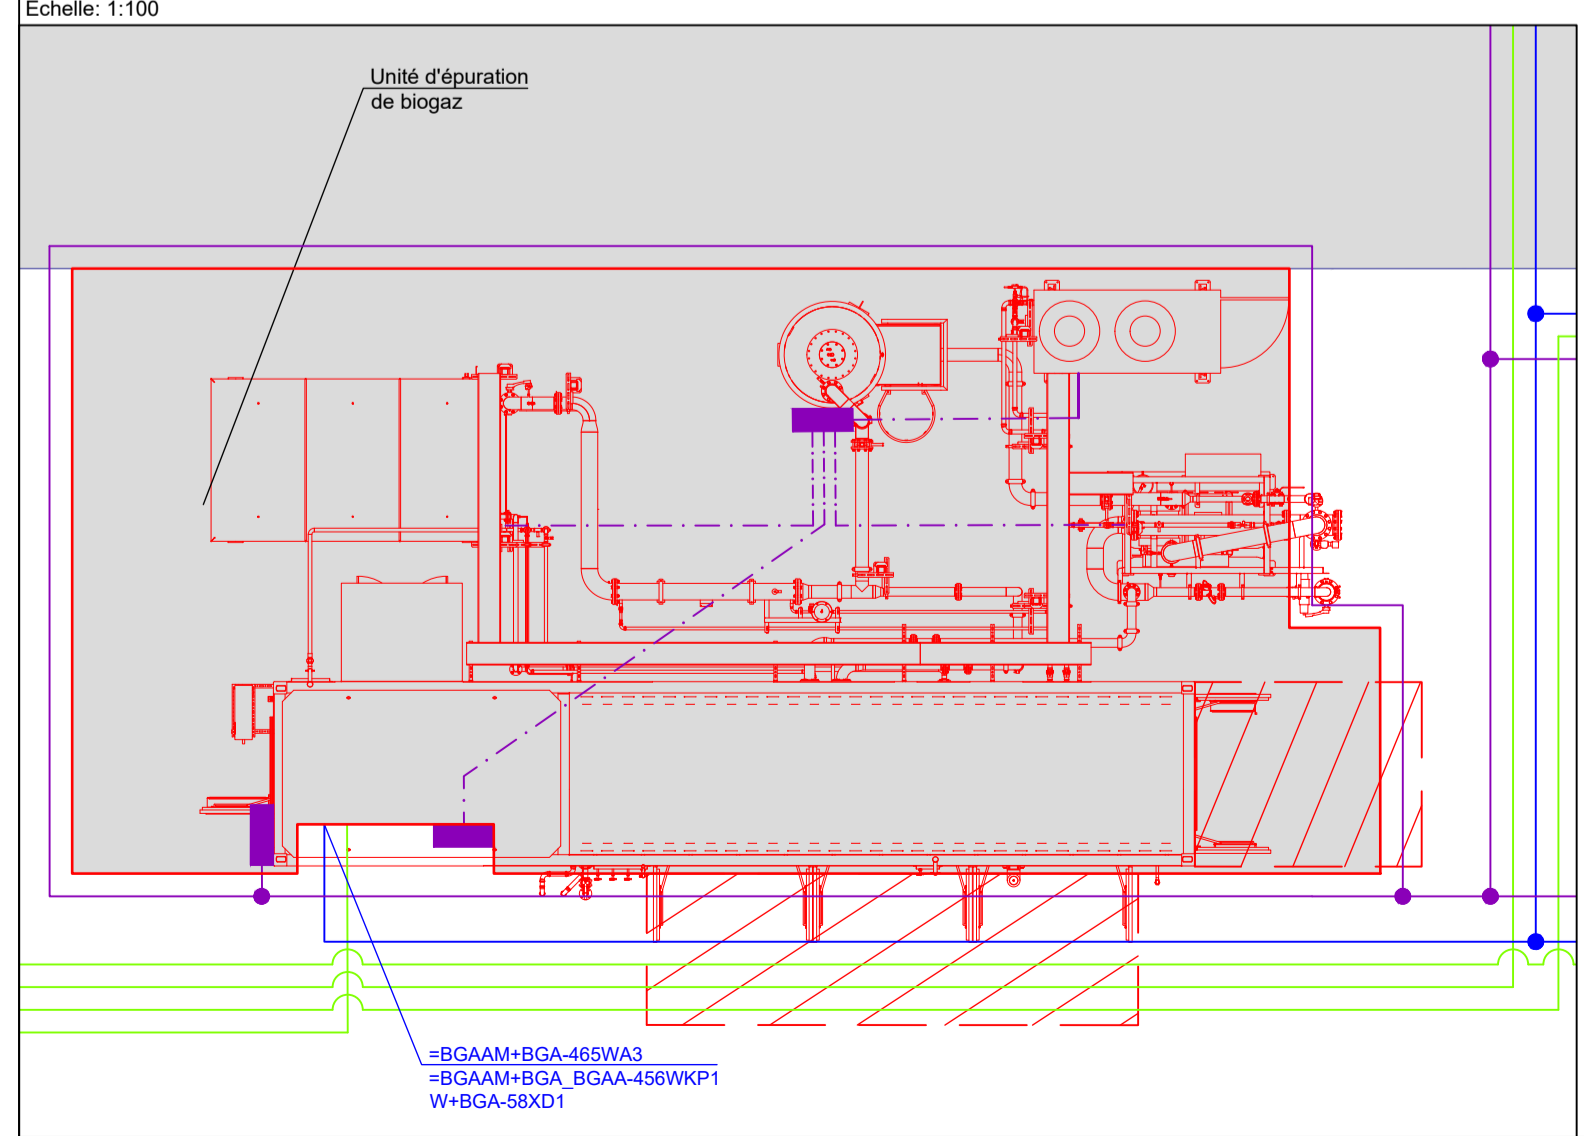

**Détail: Poste d'injection**

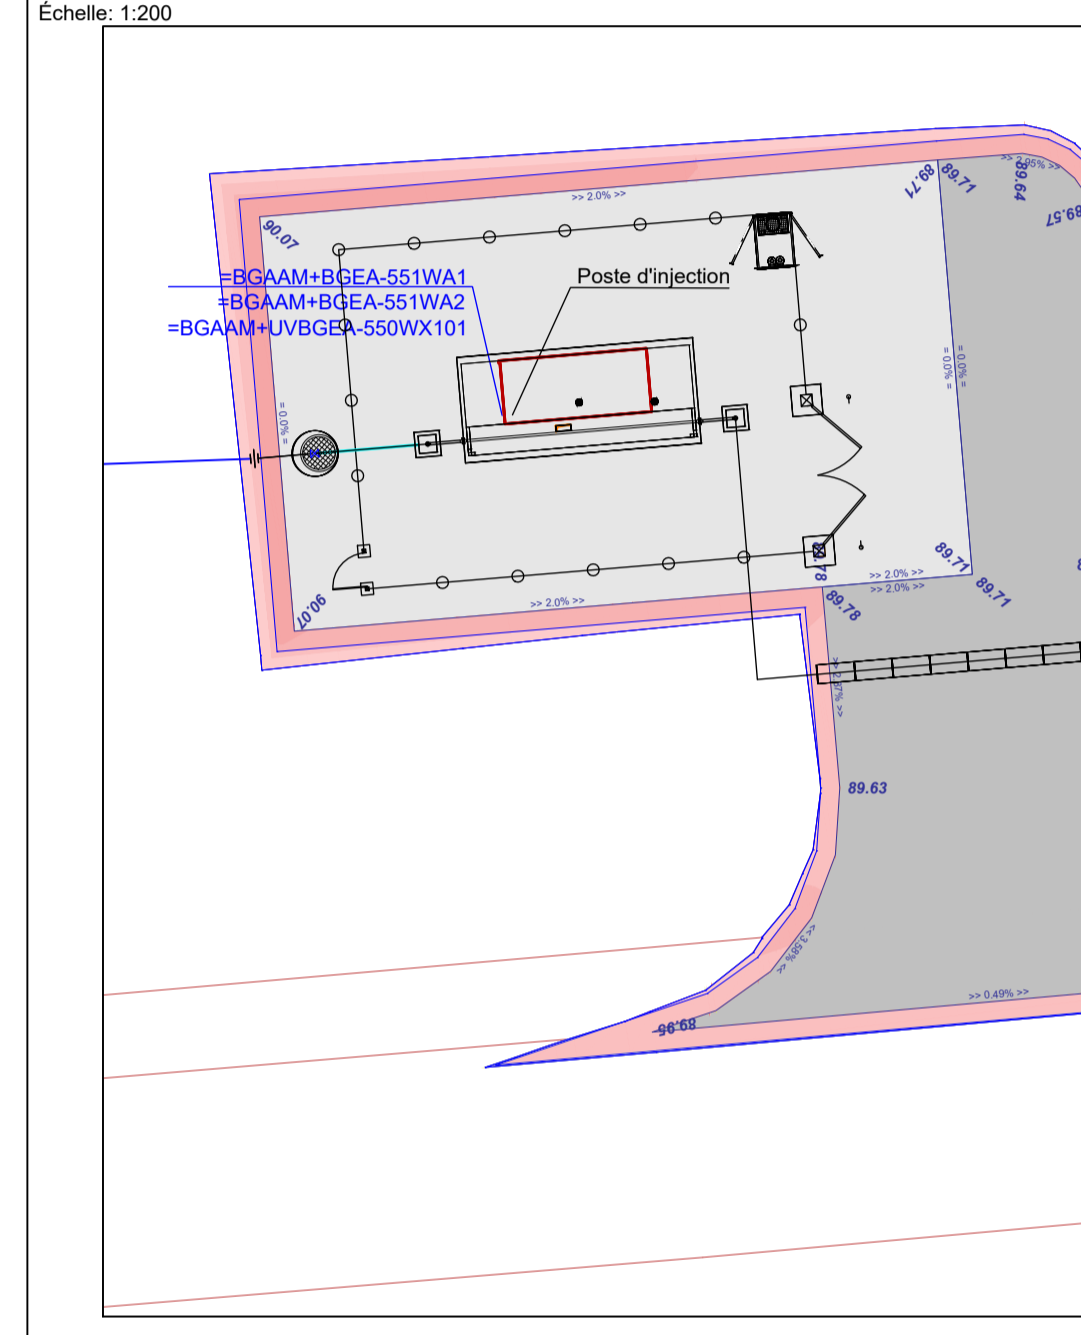

**Légende**

- Tracé du circuit de puissance
- Tracé du circuit de commande
- Mise à la terre
- Plaque d'équipotentialité
- Connecteur en croix
- R1 Gaine électrique de réserve
- V Ventilateur de bache
- P Purge de bache
- G Niveau de gaz cuve
- C Câble No.
- Øic Øic = diamètre intérieur cuve
- Øer Øer = diamètre extérieur radier
- hp hp = hauteur paroi

**Remarques:**

Le dessin est valable en liaison avec la liste des câbles et la liste des gaine électrique de réserve.

Révision	Date	Scré	Modification
0.5	27.05.2021	Scré	Notstromaggregat und Kabelnummer hinzugefügt
0.4	11.05.2021	Scré	Reserve-Kabelschutzrohre und Legende angepasst, Signalkabeltrasse an Einspeiseanlage angepasst, Kabelnummern angepasst
0.3	22.04.2021	Scré	Modell Nachverdichter und Biomethanweiche aktualisiert, Fundametausparung Nachverdichter angepasst, Position Nachverdichter sowie Tischkühler auf Fundament angepasst, BGAA Modell aktualisiert, Signal- und Leistungskabeltrasse am Nachverdichter angepasst
0.2	12.04.2021	Scré	Tiefbauplan Index D eingefügt
0.1	23.03.2021	Scré	Fundamenthöhe der Fackel angepasst, Biomethanweiche gespiegelt und auf Nachverdichter Fundament umgeplant, Nachverdichter angepasst und verschoben, Signalkabeltrasse angepasst, R27, R28 und R42 verschoben, Erdung angepasst
0.0	18.03.2021	Scré	Erstellung Elektroleitungsplan

**Hitachi Zosen INOVA**

H2 BioMethan GmbH, Ludw.-Elbott.-Straße 1, 27404 Zehn  
Tel.: +49 (0)42 81 / 98 76 0 - Fax: +49 (0)42 81 / 98 76 100

Maître d'Ouvrage		Date		Signature	
Maître d'Oeuvre		Date		Signature	
Site			Lieu-dit « Berdy » Section ZV parcelles 25p ; 26p ; 27p F-10700 Pouan-les-Vallées		
Nr. Projet	Plan	Dessin		Feuille	
P130000106	Tracé de câbles	1.4		1/1	
Format	A2		Échelle		
1:200 / 100		Projet		Unité de méthanisation des Pouan-les-Vallées	

Travaux réalisés par :



SARL Jean POIRIER  
RD 206  
10310 VILLE SOUS LA FERTE  
Tel : 03 25 27 86 91  
Fax : 03 25 27 86 44  
Mail : jpoirier@jean-poirier.com

POUAN LES VALLEES

Maître d'ouvrage  
LES VALLEES ENERGIES  
14 Rue Chanteaupin  
10700 Pouan Les Vallées

Maître d'oeuvre

Création d'une unité de méthanisation  
Réseaux secs

### PLAN DE MASSE

Système de coordonnées : Lambert I		Altimétrie : NGF IGN 69	
Echelle : 1/350			
Indice	Date	Objet	
A	05-10-2021		
B	21-0-2022	Modif. suite aux demandes de Les Vallées Energies	

- Légende
- Citerne
  - Zone de rétention
  - Rampe PB
  - Pont bascule
  - PTF GNT
  - Voirie bicouche
  - Parking
  - Bâtiment
  - Voirie craie
  - Espace vert
  - Merlon de rétention
  - PTF sous radier
  - Bassin
  - PTF ensilage
  - Chemin de ronde
  - Talus
  - Soutènement
  - Dalle béton
  - Digue
  - Merlon
  - Voirie GNT
  - Voirie lourde
  - Voirie légère
  - Surlargeur

- Légende
- Electricité
- TPC Ø63
  - TPC Ø160
  - TPC Ø90
  - Boîte Elec
- Télécom
- TPC Ø63
  - L2T
  - Gaz
  - GAZ

